


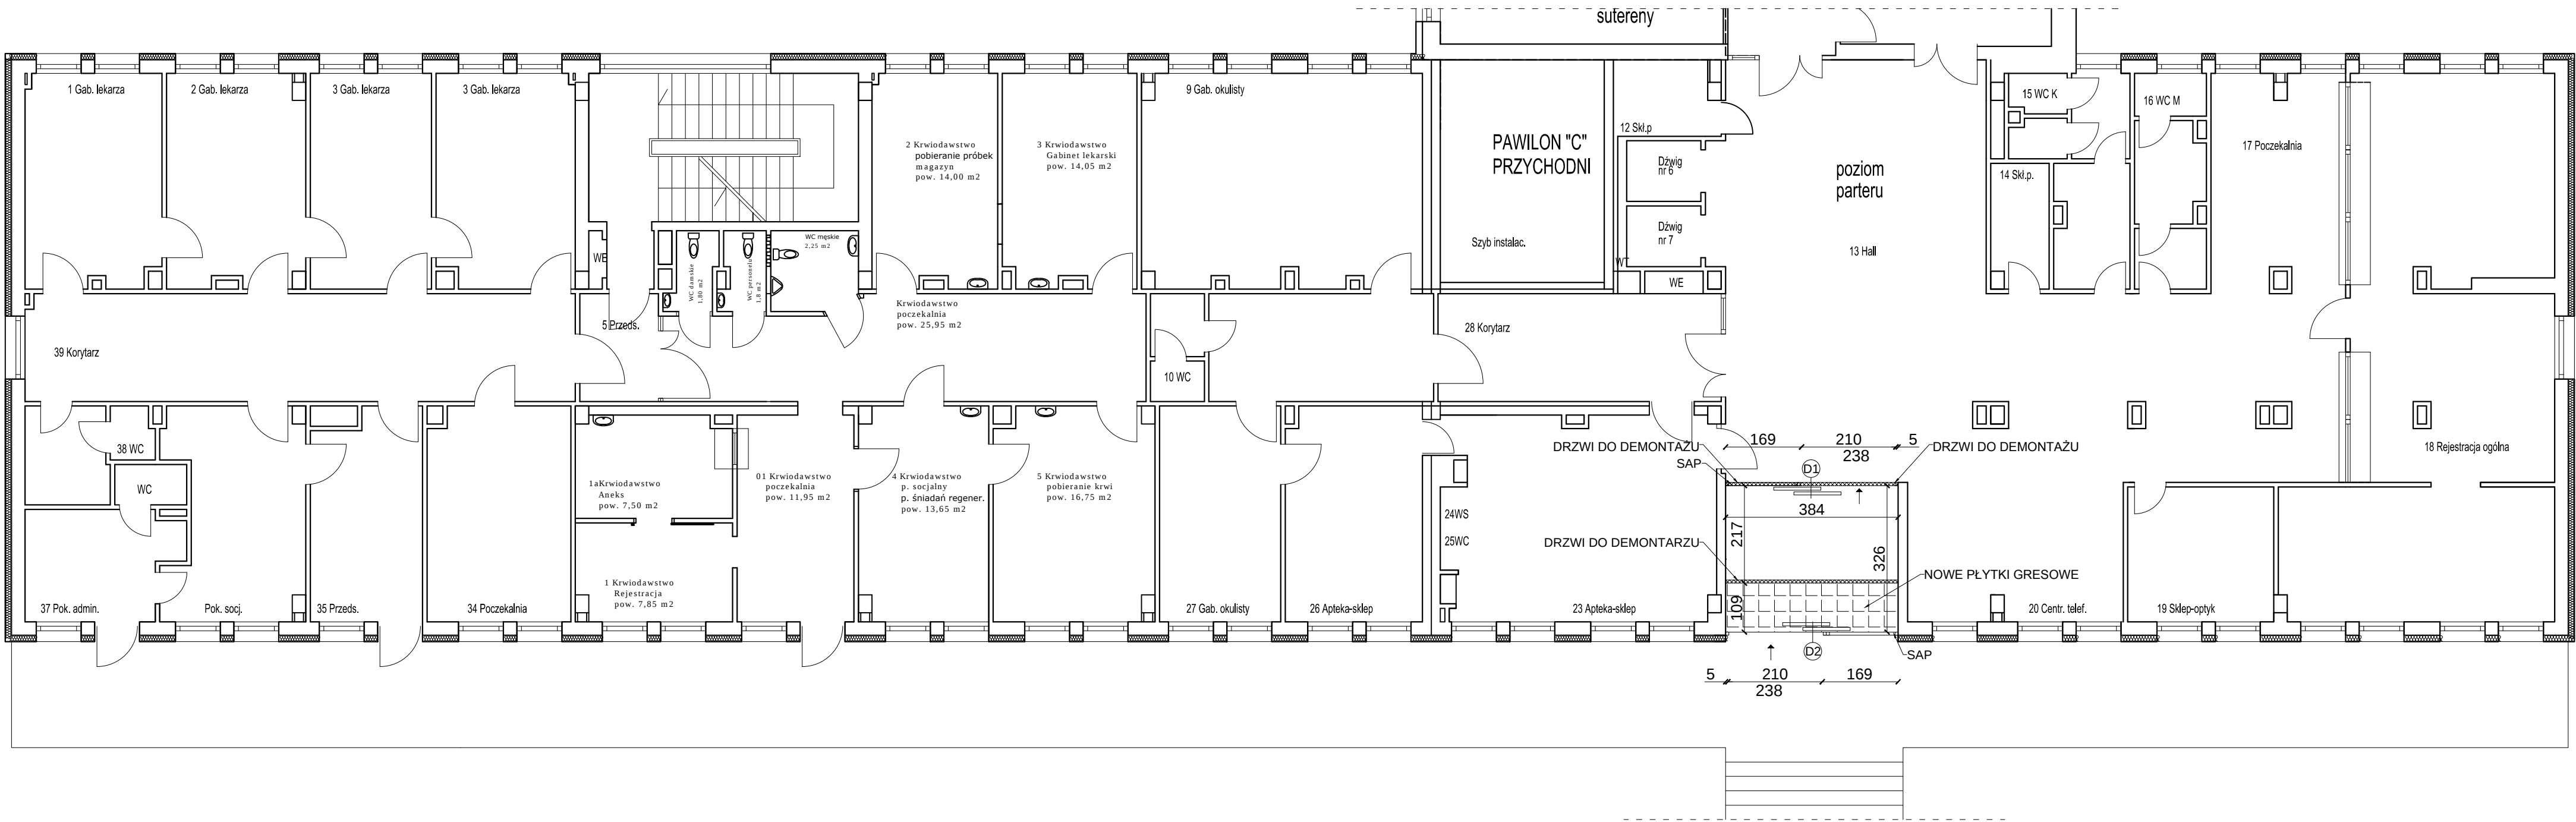

SOLARPOL POLSKIE CENTRUM ENERGII ODNAWIALNEJ ul. 1 Maja 138, 32–440 Sutkowice				
	Imię i nazwisko	Nr Upr.	Podpis	Data
Projektował	mgr inż. arch. Jerzy Piłata	BPP up. 368/79		05.2016
Sprawdził	mgr inż. arch. Beata Zięba–Śliz	MPOIA/046/2006		05.2016
Format 780x297	Obiekt: ZOZ Sucha Beskidzka ul. Szpitalna 22			Faza PW
Skala 1:100	Temat: Przebudowa wejścia głównego budynku "C" Szpitala w Suchej Beskidzkiej – rzut parteru			Nr rys. A–1
Opracowanie chronione Ustawą o prawie autorskim i prawach pokrewnych (Dz.U.Nr 24/94 poz. 83 z dnia 4 lutego 1994r.)				